

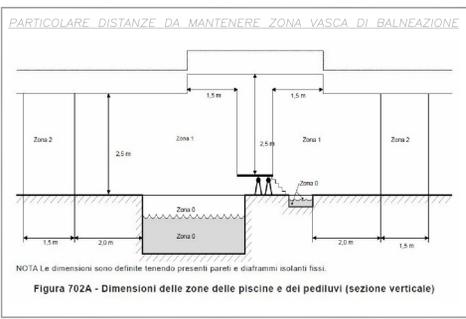
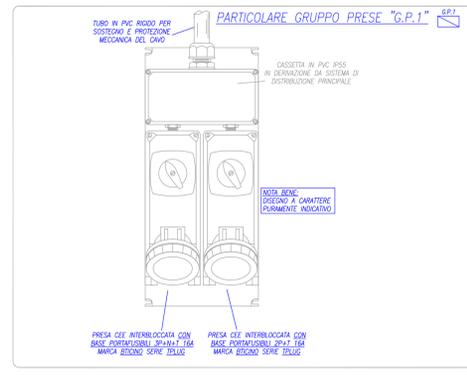
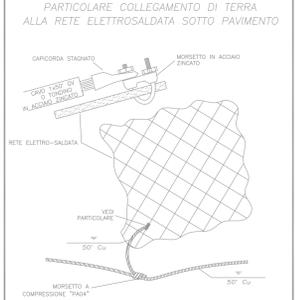
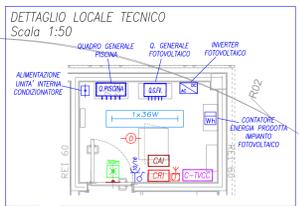


PIANTA ZONA BAR E SPOGLIATOI
Scala 1:100

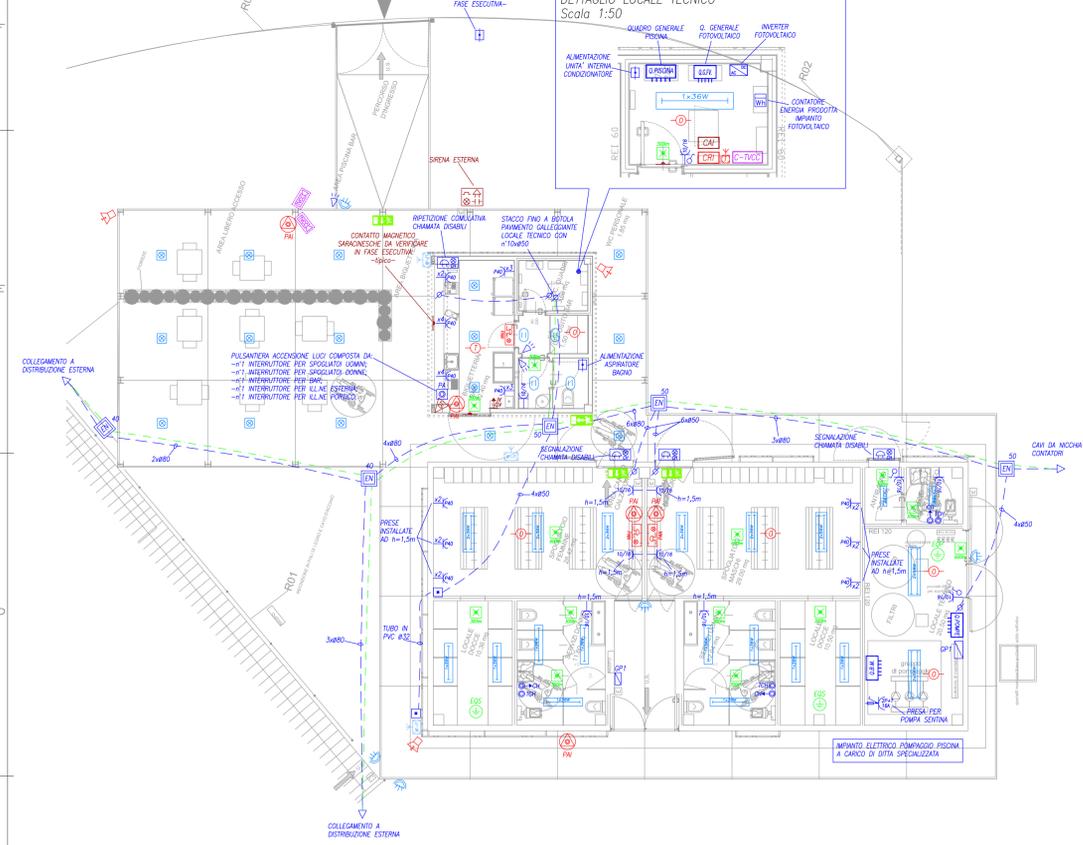

NOTA Le dimensioni sono definite tenendo presenti pareti e diaframmi isolanti fissi.
Figura 702A - Dimensioni delle zone delle piscine e dei pediluvii (sezione verticale)

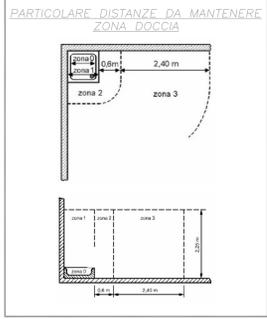

LEGENDA SIMBOLI IMPIANTO ELETTRICO	
Simbolo	Descrizione
[Symbol]	QUADRO DISTRIBUZIONE IMPIANTI ELETTRICI
[Symbol]	POZZETTO DI INFISSAGGIO CON DIMENSIONI (30, 40, 50) E INDICAZIONE IMPIANTO DI APPARTENENZA
[Symbol]	MONTANTE
[Symbol]	CASSETTA DI DERIVAZIONE IN ESTERNO
[Symbol]	RILEVATORE DI PRESSIONE
[Symbol]	PRESA DOMESTICA 2P+T DI TIPOLOGIA INDICATA IN PLANIA (10A, 15/16/18/20/25/30/36)
[Symbol]	PRESA CEE 2P+T 16A INTERBLOCCATA CON FUSIBILI
[Symbol]	GRUPPO PRESE FORZA MOTRICE
[Symbol]	INTERRUTTORE UNIPOLARE
[Symbol]	PULSANTE UNIPOLARE
[Symbol]	PULSANTERIA ACCESSORI LUCI
[Symbol]	PULSANTE A TRAVATE
[Symbol]	SEGNALAZIONE OTTICO-ACUSTICA CHIAMATA DISABILI
[Symbol]	INDICAZIONE DI ALIMENTAZIONE ELETTRICA
[Symbol]	INDICAZIONE PUNTO DI COLLEGAMENTO EQUIPOTENZIALE PRINCIPALE (E0P) E/O SUPPLEMENTARE (E0S)


LEGENDA SIMBOLI ILLUMINAZIONE	
Simbolo	Descrizione
[Symbol]	APPARECCHIO DI ILLUMINAZIONE A PLAFONE, MARCA 3F FLUPPA, MODELLO LINDA FLUG, 1x18W, 1350lm, ART. 5220
[Symbol]	APPARECCHIO DI ILLUMINAZIONE A PLAFONE, MARCA 3F FLUPPA, MODELLO LINDA FLUG, 1x36W, 3350lm, ART. 5221
[Symbol]	APPARECCHIO DI ILLUMINAZIONE A PLAFONE, MARCA 3F FLUPPA, MODELLO LINDA FLUG, 2x36W, 6700lm, ART. 5224
[Symbol]	APPARECCHIO DI ILLUMINAZIONE A PLAFONE, MARCA 3F FLUPPA, MODELLO LINDA FLUG, 2x36W, 10400lm, ART. 5225
[Symbol]	APPARECCHIO DI ILLUMINAZIONE FARETTO DA ESTERNO, MARCA NELA, MODELLO PIN 230 LED, 19W, ART. 144004
[Symbol]	APPARECCHIO DI ILLUMINAZIONE A FARETTO/SOPRITO DA ESTERNO, MARCA PHOS, MODELLO CHM 04W, 25, ATTACCO E27 CON LAMPADA LED 10W, 800lm, ART. 5200
[Symbol]	APPARECCHIO DI ILLUMINAZIONE PROIETTORE DA ESTERNO IP66, MARCA NELA, MODELLO LITO 230 LED, 19W, ART. 1430030
[Symbol]	APPARECCHIO DI ILLUMINAZIONE DI SICUREZZA INDICAZIONE VIA DI ESCO (VERSO IL BASSO) FUNZIONANTE IN S.A. MARCA SCHNEIDER, MODELLO DIMA QUICK SIGNAL LED, ART. DIMASB030E
[Symbol]	APPARECCHIO DI ILLUMINAZIONE DI SICUREZZA AUTONOMO AUTOSALMENTO FUNZIONANTE IN S.E. (TODD EMERGENCY) MARCA SCHNEIDER DIMA, MODELLO ENMAY, 24W, 610lm, ART. DIMA2718
[Symbol]	APPARECCHIO DI ILLUMINAZIONE DI SICUREZZA AUTONOMO AUTOSALMENTO FUNZIONANTE IN S.E. (TODD EMERGENCY) MARCA SCHNEIDER DIMA, MODELLO ENMAY, 17W, 300lm, ART. DIMA2717

LEGENDA SIMBOLI RILEVAZIONE INCENDI	
Simbolo	Descrizione
[Symbol]	CENTRALE RILEVAZIONE INCENDI
[Symbol]	CONDANNATORE GSM
[Symbol]	PULSANTE MANUALE A ROTELLA VETRO
[Symbol]	PANNELLO DI SEGNALAZIONE OTTICO/AUDIOSICO
[Symbol]	RILEVATORE OTTICO DI FUMO
[Symbol]	RILEVATORE TERMOCALOMETRICO
[Symbol]	SIRENA ESTERNA ALLARME RILEVAZIONE INCENDI



LEGENDA SIMBOLI ANTINTRUSIONE	
Simbolo	Descrizione
[Symbol]	CENTRALE IMPIANTO ANTINTRUSIONE
[Symbol]	SIRENA ESTERNA
[Symbol]	FACTERIA PER INSERIMENTO ALLARME ANTINTRUSIONE
[Symbol]	RILEVATORE A DOPPIA TECNOLOGIA
[Symbol]	CONTATTO MAGNETICO

LEGENDA SIMBOLI TVCC	
Simbolo	Descrizione
[Symbol]	DVR IMPIANTO TV A CIRCUITO CHIUSO
[Symbol]	TELECAMERA CON CUSTODIA DA ESTERNO

LEGENDA SIMBOLI CABELLO STRUTTURATO	
Simbolo	Descrizione
[Symbol]	ANTENNA WI-FI RETE DATI

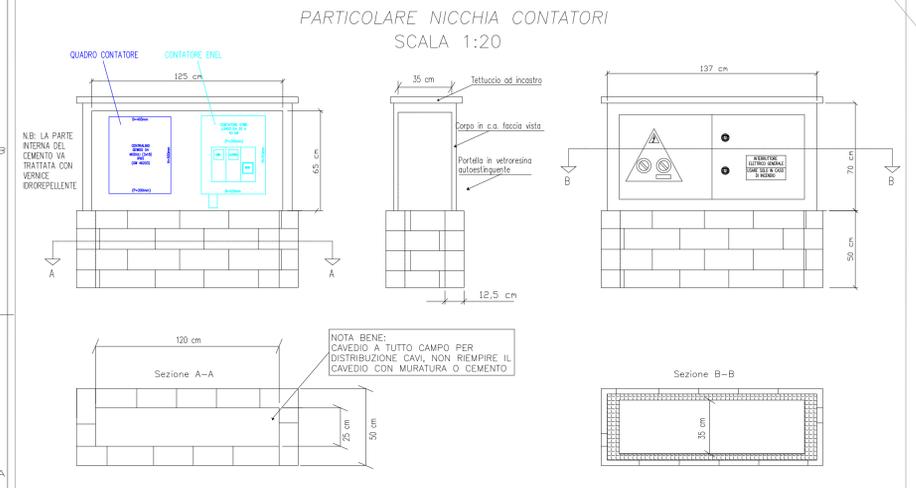

NICCHIA CONTATORI elettrici ditta CEMENT-ARTE Ceria (RA) con QUADRO ai Contatori.
Portello in resina autoestinguente con serratura a chiave triangolare.
Dimensioni interne 125 x 65 x 35

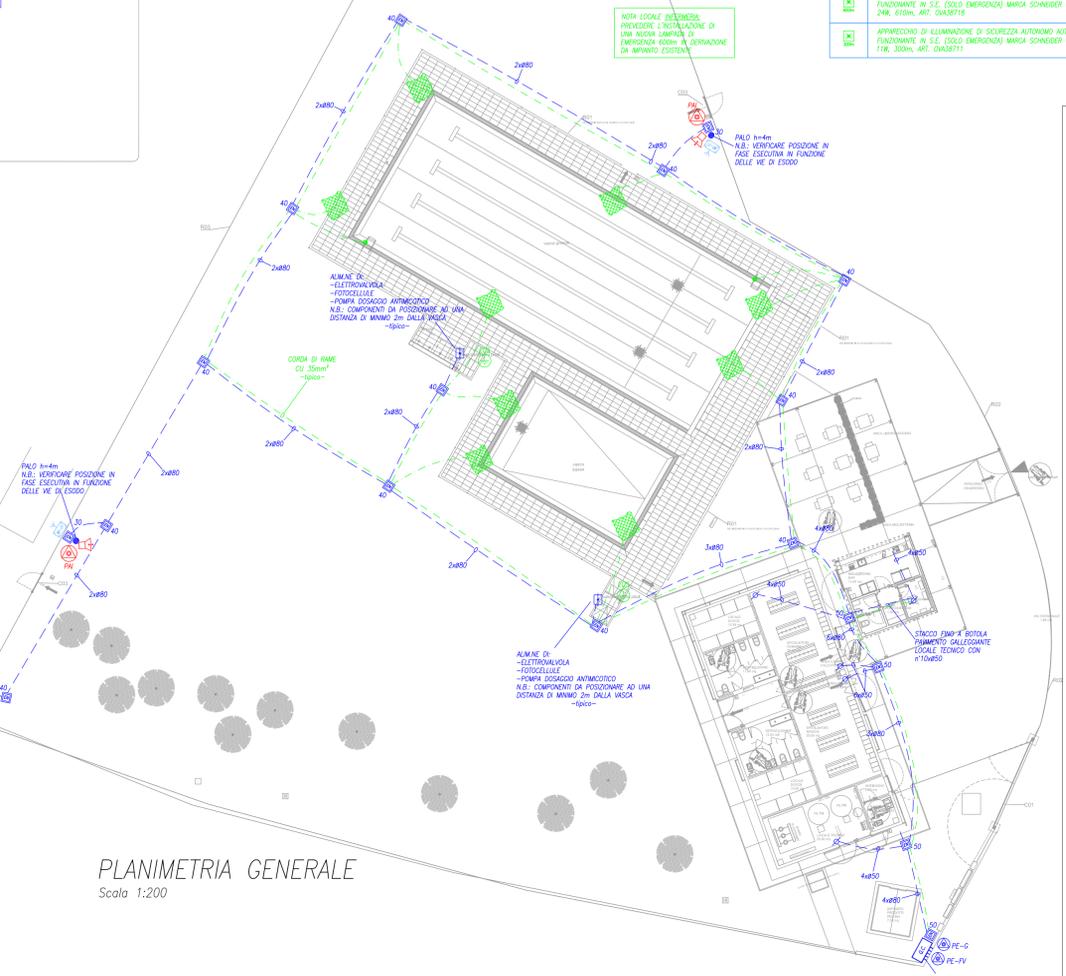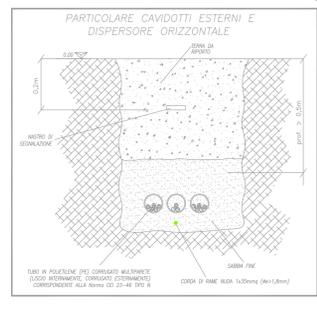

PLANIMETRIA GENERALE
Scala 1:200

COMUNE DI RUSSI REGIONE EMILIA ROMAGNA
PROVINCIA DI RAVENNA

PROPOSTA PER REALIZZAZIONE DI COMPLESSO NATATORIO STAGIONALE SCOPERTO
Art. 183 comma 15, D.lgs 50/2016
Inquadramento:
via Giuseppe Giusti, Russi (RA) presso polo sportivo Bruno Bucci
Foglio Foglio 27, Mappale 256

PLANIMETRIA IMPIANTI ELETTRICI ED AUSILIARI
SCALA 1:100 - 1:200
Proprietà: Comune di Russi
Proponente: CO.GI.Sport

PROPRONTE:
NUOVA CO.GI.Sport
soc. coop. d.a.

PROGETTO ARCHITETTONICO COOPROGETTO
architettura ingegneria servizi
via Severoli, 18 - 48018 Faenza (RA)
tel. 0546-621012 - fax. 0546-621012
info@cooprogetto.com
p.iva 0126680394

Arch. Alessandro Bucci
collaboratori:
Arch. Enrico Ferrarini
Arch. Michele Vasummi
Dott. Simona Tartaglia
Dott. Enrico Bertuzzi

Progettista rete fognaria e Coördinatore per la sicurezza
Ing. Paolo Ruggeri
Progetto strutturale
Ing. Marco Peroni

Pratiche precedenti: _____
Firme dei tecnici ognuno per le proprie competenze: _____
Presenza visione: _____

