
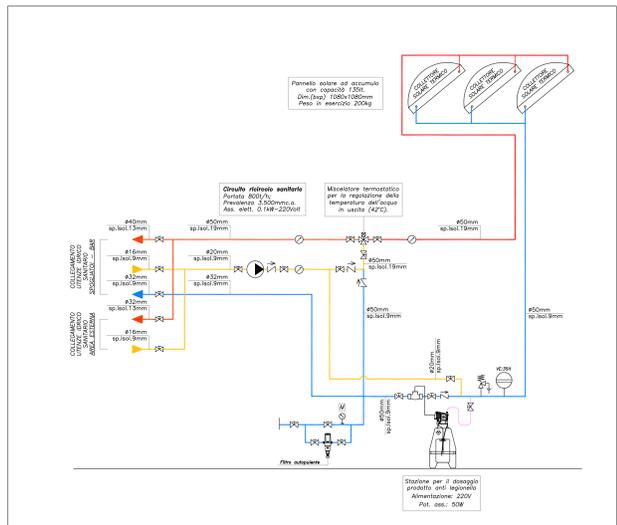
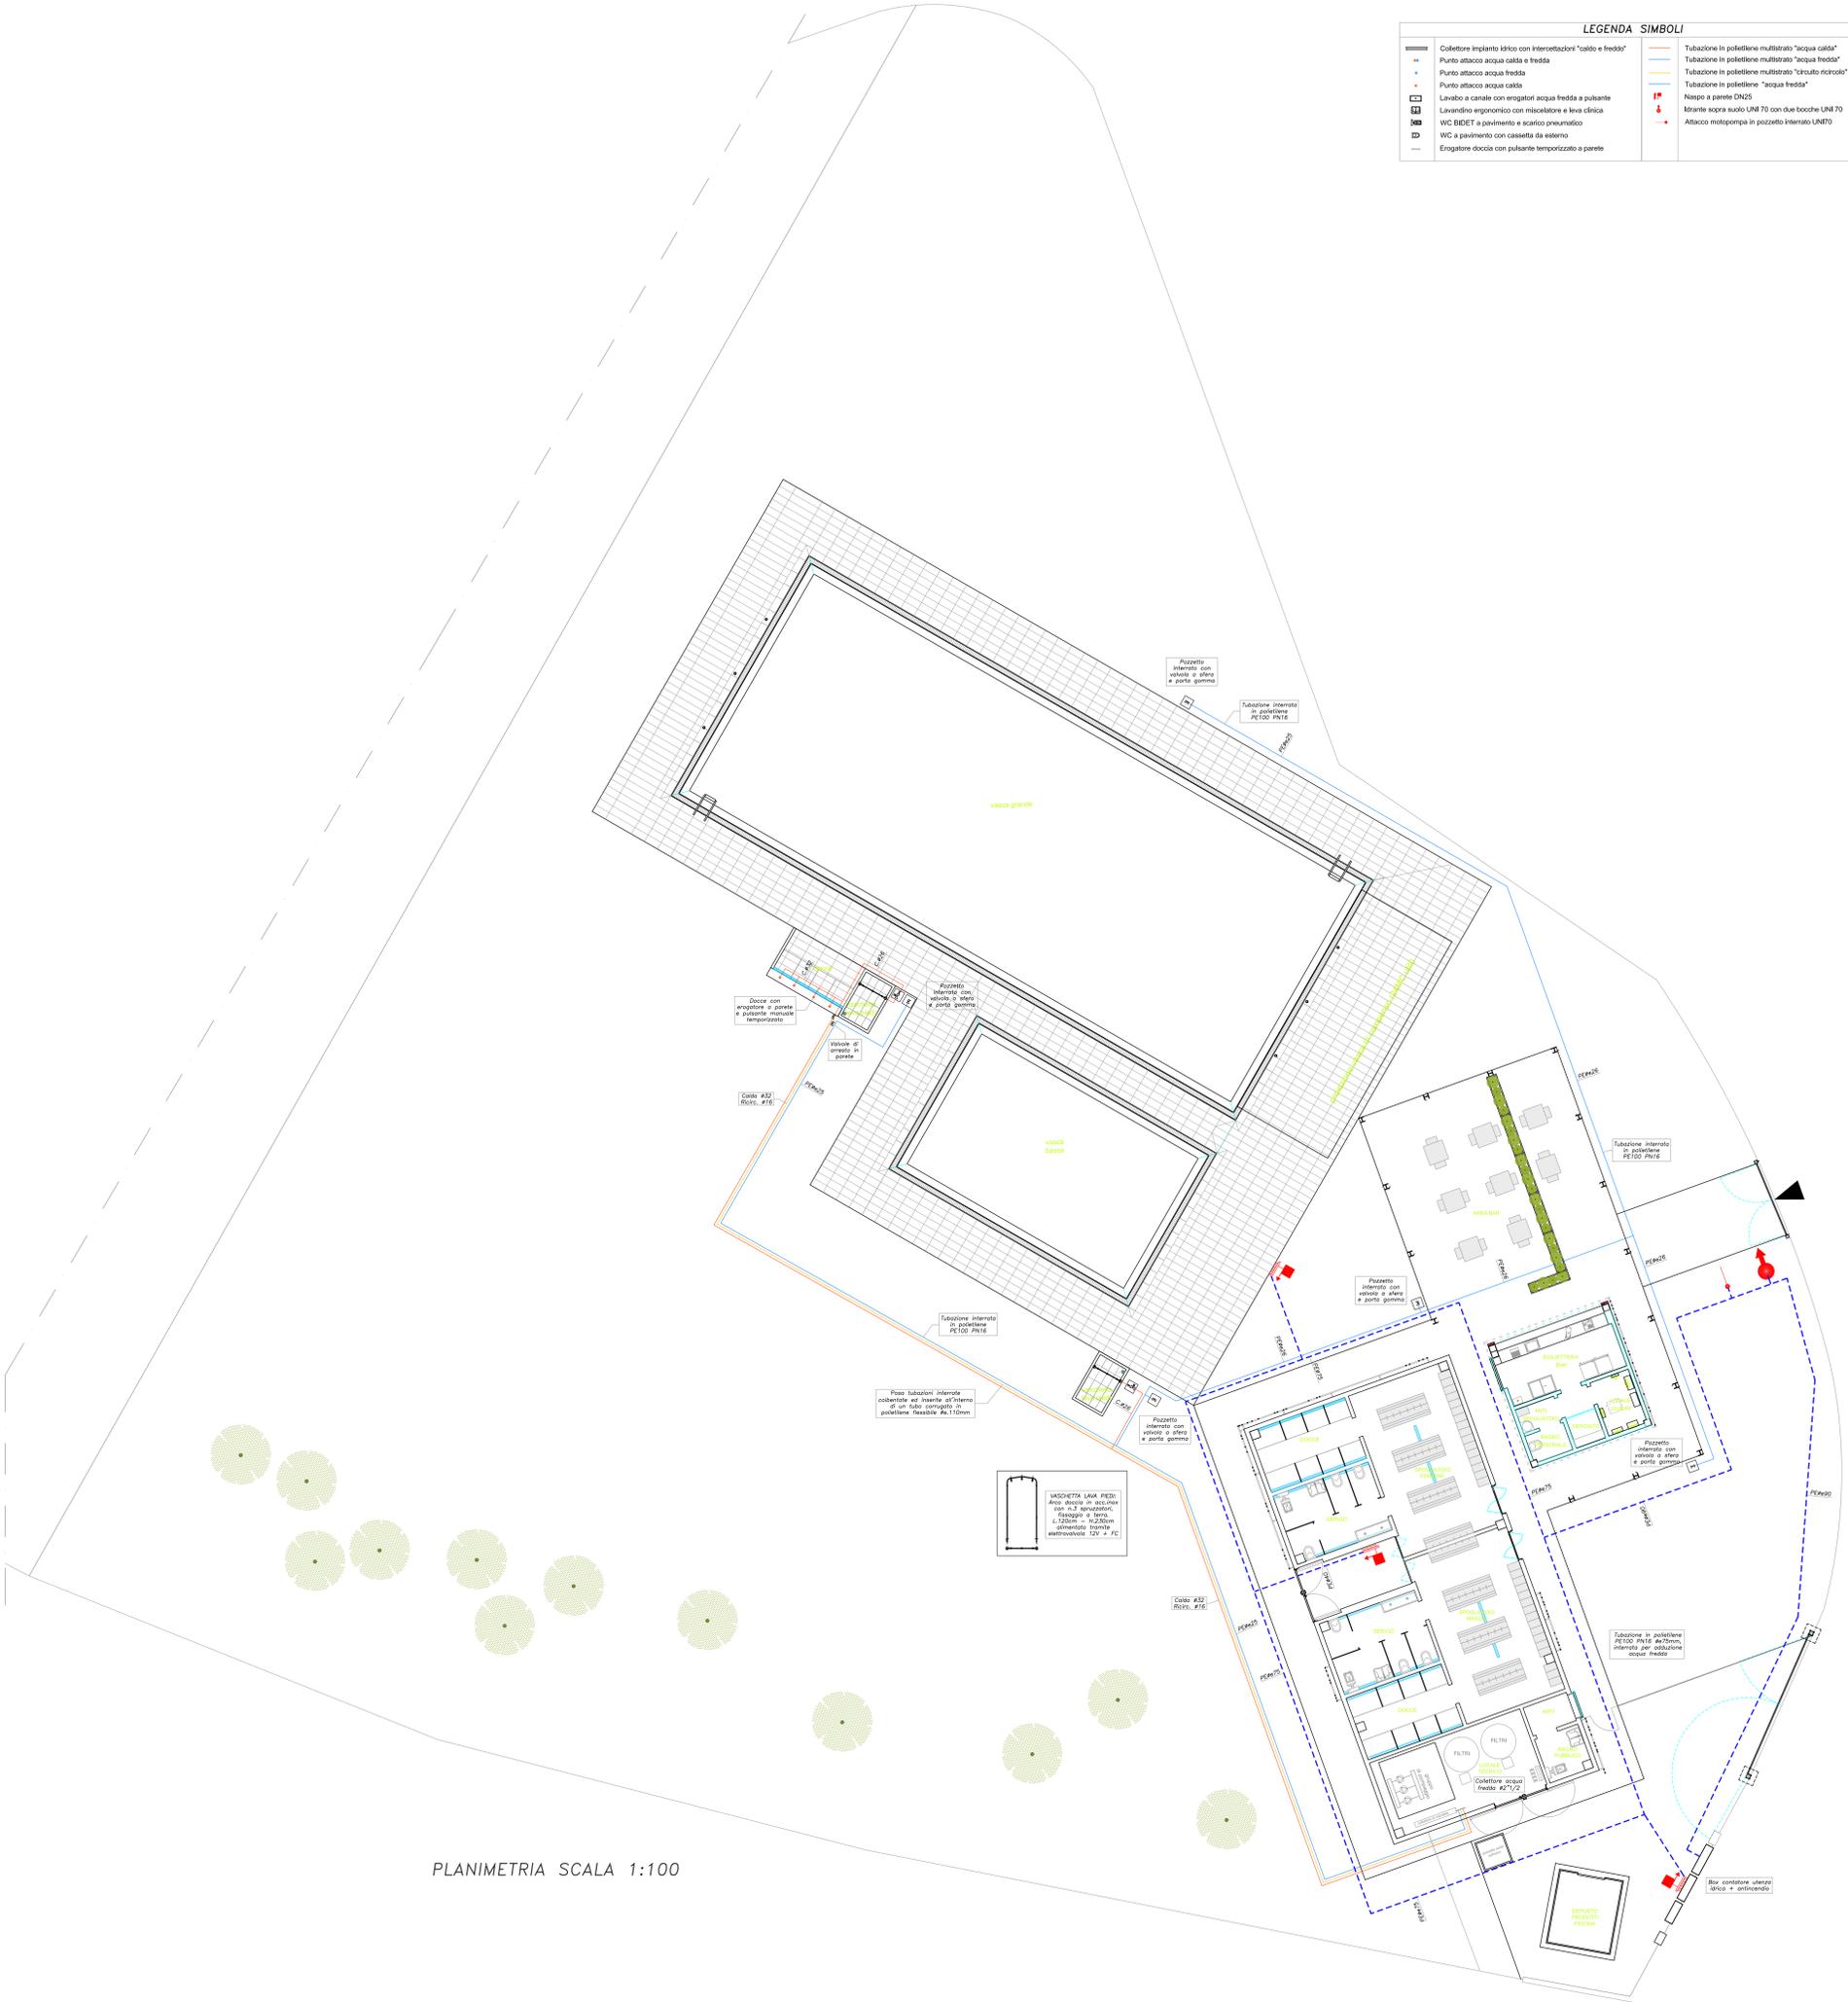


LEGENDA SIMBOLI

	Collettore impianto idrico con interselezioni "caldo e freddo"		Tubazione in polietilene multistrato "acqua calda"
	Punto attacco acqua fredda		Tubazione in polietilene multistrato "acqua fredda"
	Punto attacco acqua calda		Tubazione in polietilene multistrato "circuito ricircolo"
	Lavabo a canale con erogatori acqua fredda e pulsante		Tubazione in polietilene "acqua fredda"
	Lavandino ergonomico con miscelatore e leva clinica		Nastro a parete DN25
	WC BIDET a pavimento con scarico pneumatico		Istante sopra suola UMN 70 con due bocche UMN 70
	WC a pavimento con scarico da esterno		Attacco motopompa in pozzetto interrato UMN70
	Erogatore doccia con pulsante temporizzato a parete		

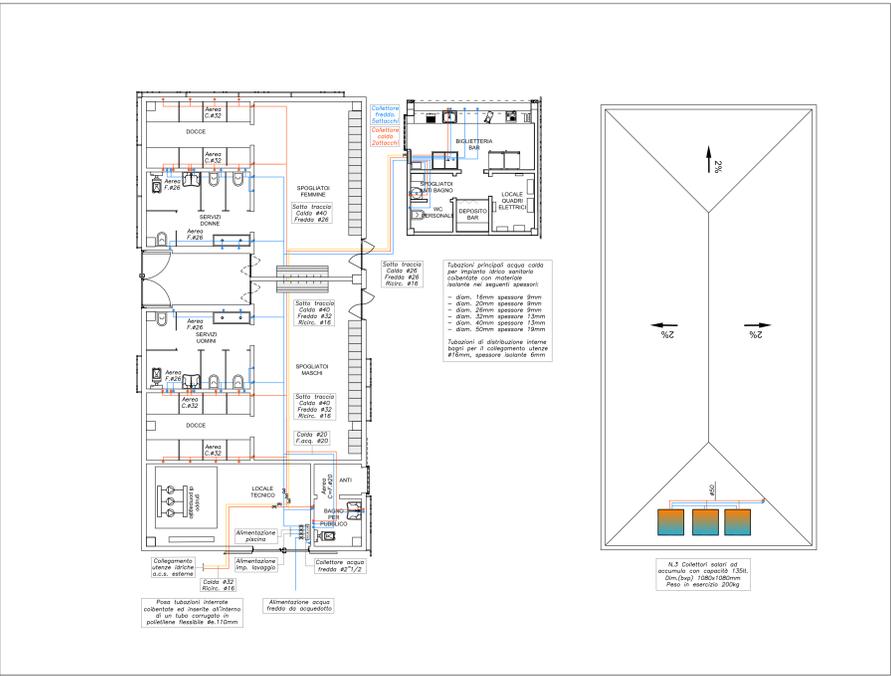

REGIONE EMILIA ROMAGNA
 PROVINCIA DI RAVENNA

COMUNE DI RUSSI

PROPOSTA PER REALIZZAZIONE DI COMPLESSO NATATORIO STAGIONALE SCOPERTO art. 183 comma 15, D.lgs 50/2016

Inquadramento:
 via Giuseppe Giusti, Russi (RA) presso polo sportivo Bruno Bucci
 Foglio Foglio 27, Mappale 256

Impianto idrico sanitario - rete antincendio

SCALA 1:100
 Proprietà: Comune di Russi
 Proponente: CO.GI.Sport

PROGETTO ARCHITETTONICO COOPROGETTO
 via Soventi, 18 - 48028 Fano (RN)
 tel. 0546-21327 - fax. 0546-21052
 info@progettoproject.it

PROGETTO IMPIANTI MECCANICI
 Per. Ind. Alberto Schwarz
 Per. Ind. Christian Bassi

PROGETTO STRUTTURALE
 Ing. Marco Peroni

Firma dei tecnici ognuno per le proprie competenze

TUTTI I DIRITTI SONO RISERVATI, OGNI RIPRODUZIONE ANCHE PARZIALE DEL SEGUITO E' PERSUASIBILE AI TERMINI DI LEGGE - (art. c.c. 2576)