




Prospetti – scala 1:100

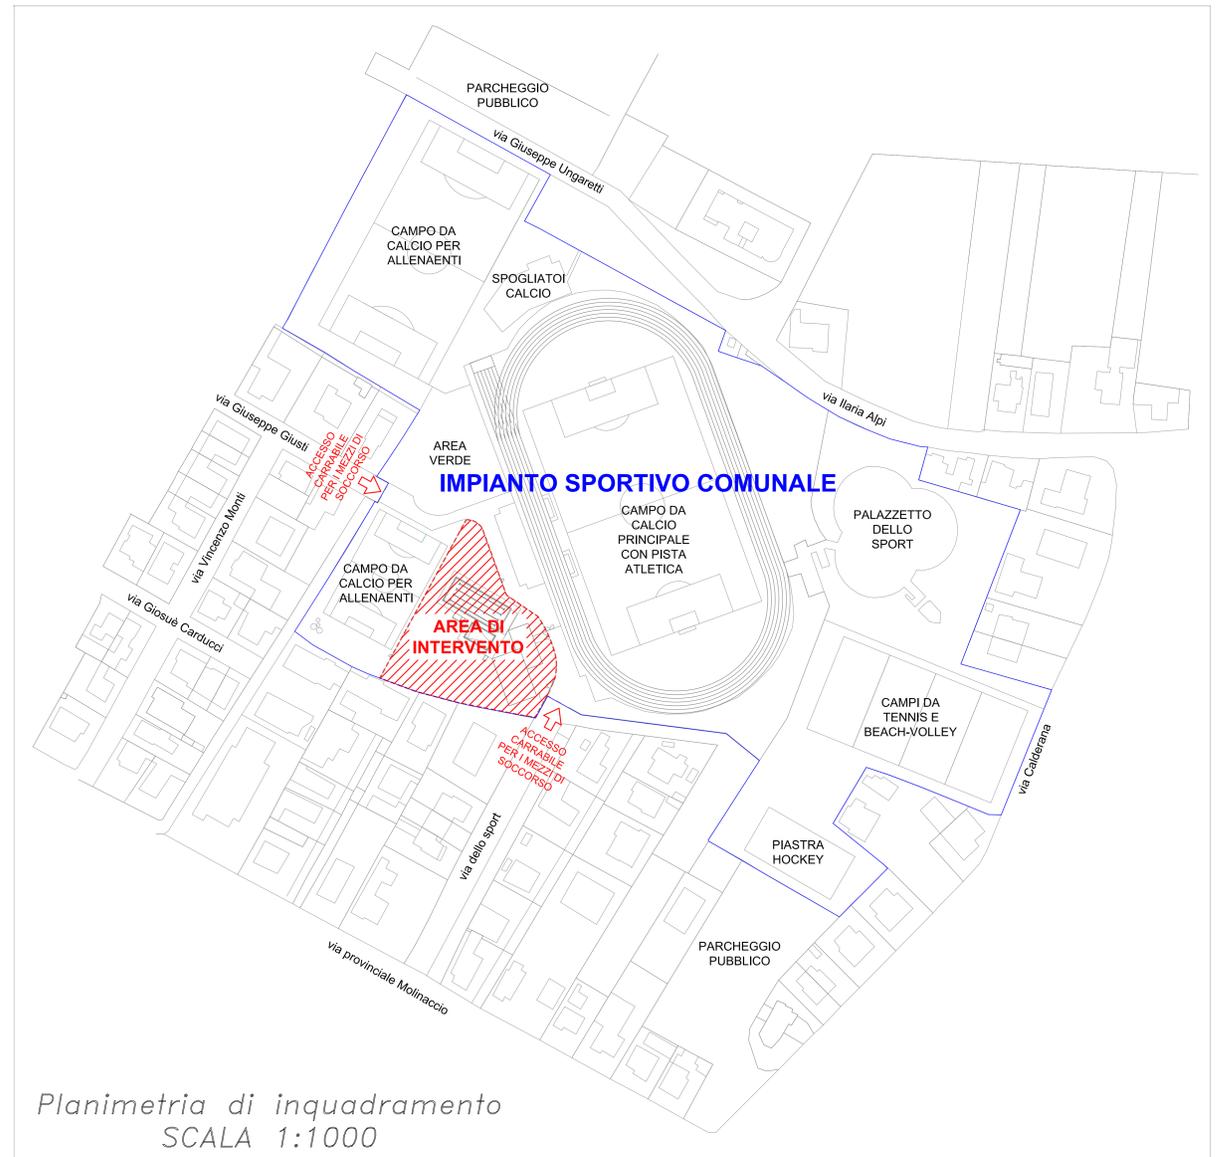

Planimetria di inquadratura
SCALA 1:1000

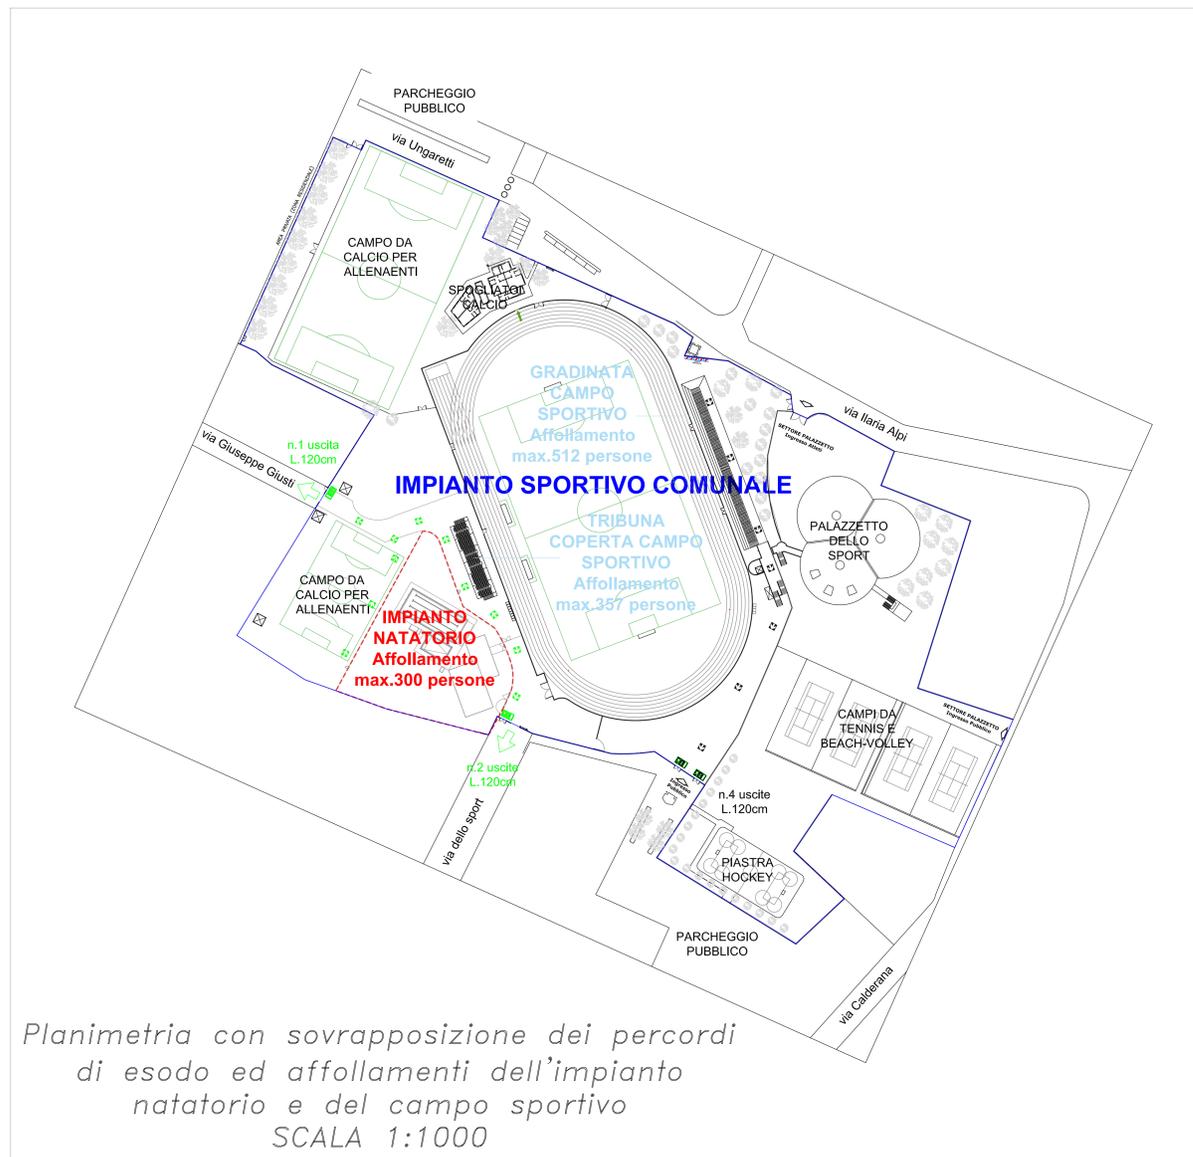

Planimetria con sovrapposizione dei percorsi di esodo ed affollamenti dell'impianto natatorio e del campo sportivo
SCALA 1:1000

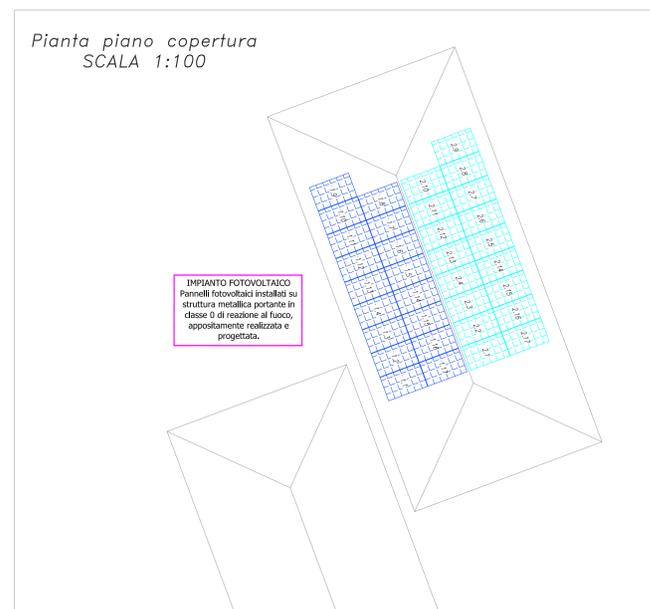

Pianta piano copertura
SCALA 1:100

IMPIANTO FOTOVOLTAICO
Pannelli fotovoltaici installati su struttura metallica portante in classe 0 di reazione al fuoco, appostamento realizzato e progettato.

COMUNE DI RUSSI

REGIONE EMILIA ROMAGNA
PROVINCIA DI RAVENNA

PROPOSTA PER REALIZZAZIONE
DI COMPLESSO NATATORIO STAGIONALE SCOPERTO
art. 183 comma 15, D.lgs 50/2016

Inquadramento:
via Giuseppe Giusti, Russi (RA) presso polo sportivo Bruno Bucci
Foglio Foglio 27, Mappale 255

DICEMBRE 2016

PROSPETTI E PLANIMETRIE

M02.2

SCALA 1:100 - 1:1000
Proprietà: Comune di Russi
Proponente: CD.GI.Sport

PROFONTE:
NUOVA CD.GI.Sport
soc. coop. p.a.

PROGETTO ARCHITETTONICO
COOPROGETTO
Inventiva/Ingegneria servizi

Studio Tecnico Associato
E. S. I. PROJECT

Russi (RA) - 48018 Russi (RA)
via Saverio 18 - 0546-42212
via Saverio 20/21 - 0546-42212
info@nuovacdi.com
www.nuovacdi.com

Arch. Alessandro Bucci
collaboratori:
Arch. Enrico Ferrarini
Arch. Michele Vignani
Dott. Simone Sestini
Dott. Enrico Bertoni

Progettista nella figura
Coordinatore per la sicurezza
Ing. Paolo Ruggieri

Progetto strutturale
Ing. Marco Peroni

Progetto impianti elettrici
Per. Ind. Marco Samorini
collaboratori:
Per. Ind. Andrea Braccioni

Progetto impianti meccanici
Per. Ind. Alberto Schwarz
Per. Ind. Christian Bassi

Pratiche precedenti:

Firme dei tecnici ognuno per le proprie competenze

Fresa visione

